

UCHWAŁA NR LVII/412/23
RADY GMINY ZAPOLICE

z dnia 24 sierpnia 2023 r.

w sprawie wyrażenia zgody na ustanowienie służebności przesyłu na nieruchomościach stanowiących własność Gminy Zapolice

Na podstawie art. 18 ust. 2 pkt 9 lit. a) ustawy z dnia 8 marca 1990 r. o samorządzie gminnym (t. j. Dz. U. z 2023 r. poz. 40 i poz. 572) art. 13 ust. 1 ustawy z dnia 21 sierpnia 1997 r. o gospodarce nieruchomościami (t.j. Dz. U. z 2023 r. poz. 344, poz. 1113) i 305¹ ustawy z dnia 23 kwietnia 1964 r. - Kodeks cywilny (t.j. Dz. U. z 2023 r. poz. 326) uchwała się co następuje:

§ 1. Wyraża się zgodę na ustanowienie, na czas nieokreślony na rzecz PGE Dystrybucja S.A. Oddział Łódź, za wynagrodzeniem, służebności na nieruchomościach stanowiących własność Gminy Zapolice – działka o nr ewid. gruntu 221/1 obręb geodezyjny Beleń, gm. Zapolice, działka o nr ewid. gruntu 235/2 obręb geodezyjny Młodawin Górny, gm. Zapolice (szczegółowe położenie określają załączniki graficzne nr 1 i nr 2 do uchwały).

§ 2. Wykonanie uchwały powierza się Wójtowi Gminy Zapolice.

§ 3. Uchwała podlega ogłoszeniu na tablicy ogłoszeń Urzędu Gminy oraz na stronie Biuletynu Informacji Publicznej Urzędu Gminy Zapolice.


§ 4. Uchwała wchodzi w życie z dniem jej podjęcia.



Przewodniczący Rady Gminy
Zapolice


Piotr Paweł Hryniuk

Załącznik Nr 1 do uchwały Nr LVII/412/23
 Rady Gminy Zapolice
 z dnia 24 sierpnia 2023 r.

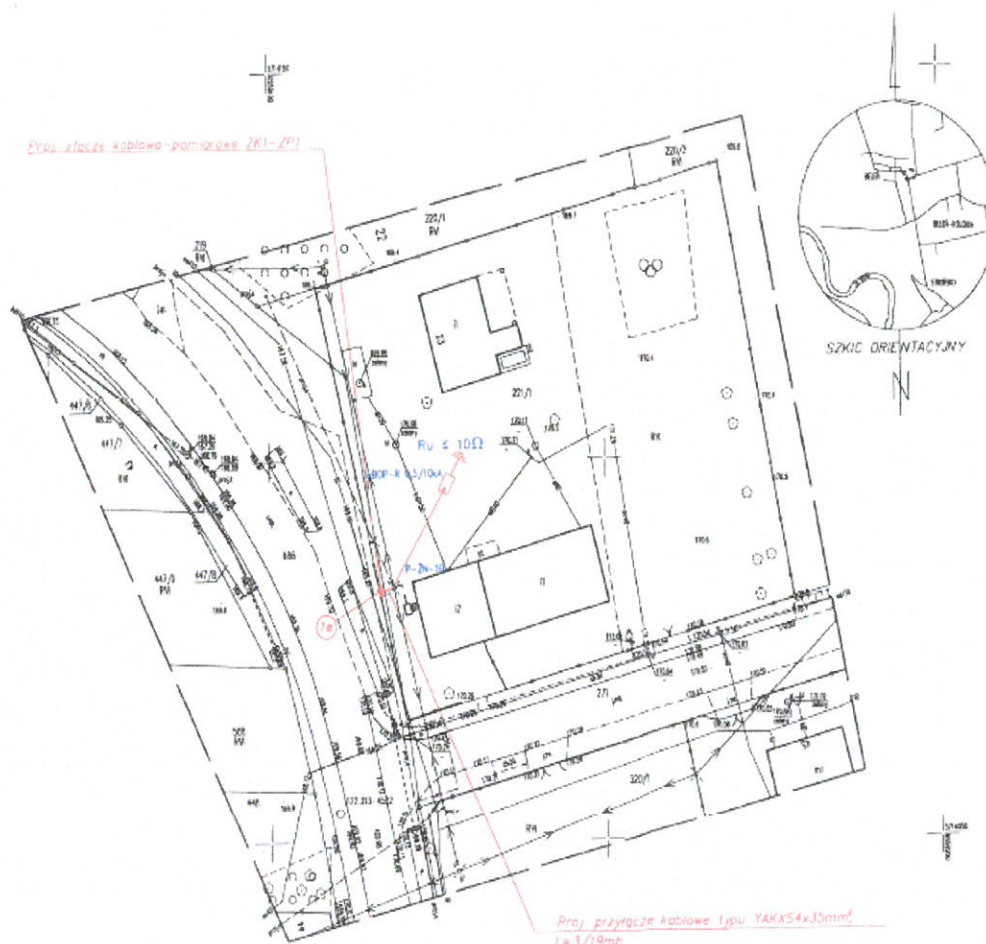

Zwiedzić, za pomocą dokumentu został sprawdzony w oparciu o plan podziemi i satelitarne, które zostały zmierzone i uwzględniono różnice w poziomie i różnicę w odległościach, które zostały zmierzone i uwzględniono różnice w odległościach.	
Opis obiektu geodezyjnego, który służy do celów projektowych	STAROSTA ZDUNSKOWO.SKI
Identyfikator projektu geodezyjnego	DN.640.126.2023
Identyfikator projektu	P.1010.2023.443
Wzrost i data urodzenia (zobowiązanie) osoby wykonującej pomiar	Przedstawicielstwo w Zakładzie Przemysłowym i Handlowym w Dąbrowie Górniczej, ul. 11-go Listopada 1, 41-100 Dąbrowa Górnicza
Wzrost i data urodzenia osoby wykonującej pomiar	POLECIŁAM Grzegorz Piatek
Wzrost i data urodzenia osoby wykonującej pomiar	mgr inż. Roman Kuciel Lp. pomiaru nr 6261

MAPA DO CELÓW PROJEKTOWYCH
 skala 1:500

mgr inż. Piotr Power Hryniuk
 ul. Zapolice 23
 64-100 Zapolice
 Identyfikator i nazwa jednostki wykonującej: 101010.2023.443
 Identyfikator i nazwa obiektu inwestycyjnego: 101010.2023.443 etap 1. Budowa i eksploatacja stacji kablowo-pomiarowej ZKI-ZPI

1. Nazwa obiektu projektowanego: stacja kablowo-pomiarowa ZKI-ZPI
2. Inwestor: Zakład Przemysłowy i Handlowy w Dąbrowie Górniczej, ul. 11-go Listopada 1, 41-100 Dąbrowa Górnicza
3. Inwestycja: Budowa i eksploatacja stacji kablowo-pomiarowej ZKI-ZPI
4. Mapa do celów projektowych: 1:500
5. Inwestycja: Budowa i eksploatacja stacji kablowo-pomiarowej ZKI-ZPI

Rysownik: mgr inż. Piotr Power Hryniuk
 Data: 07.2023
 Skala: 1:500

Zakład Robót Elektrycznych Jan Strzelczyk
 Służysko, ul. Wschodnia 4
 98-260 Burzenin

Investor: PGE Dystrybucja S.A. Oddział Łódź
 ul. Tuwima 53, 90-021 Łódź

Adres inwestycji: Boleś 23 dz. nr 221/1 gm. Zapolice


Tytuł: Przyłącze elektroenergetyczne kablowe typu YAKXS 4x35mm²

Rysunek: Projekt zagospodarowania terenu

Projektował	Data	Fuzja	Skala
mgr inż. Piotr Power Hryniuk	07.2023		1:500

**PRZEWODNICZĄCY
 RADY GMINY**
 Piotr Power Hryniuk

Załącznik Nr 2 do uchwały Nr LVII/412/23
 Rady Gminy Zapolice
 z dnia 24 sierpnia 2023 r.

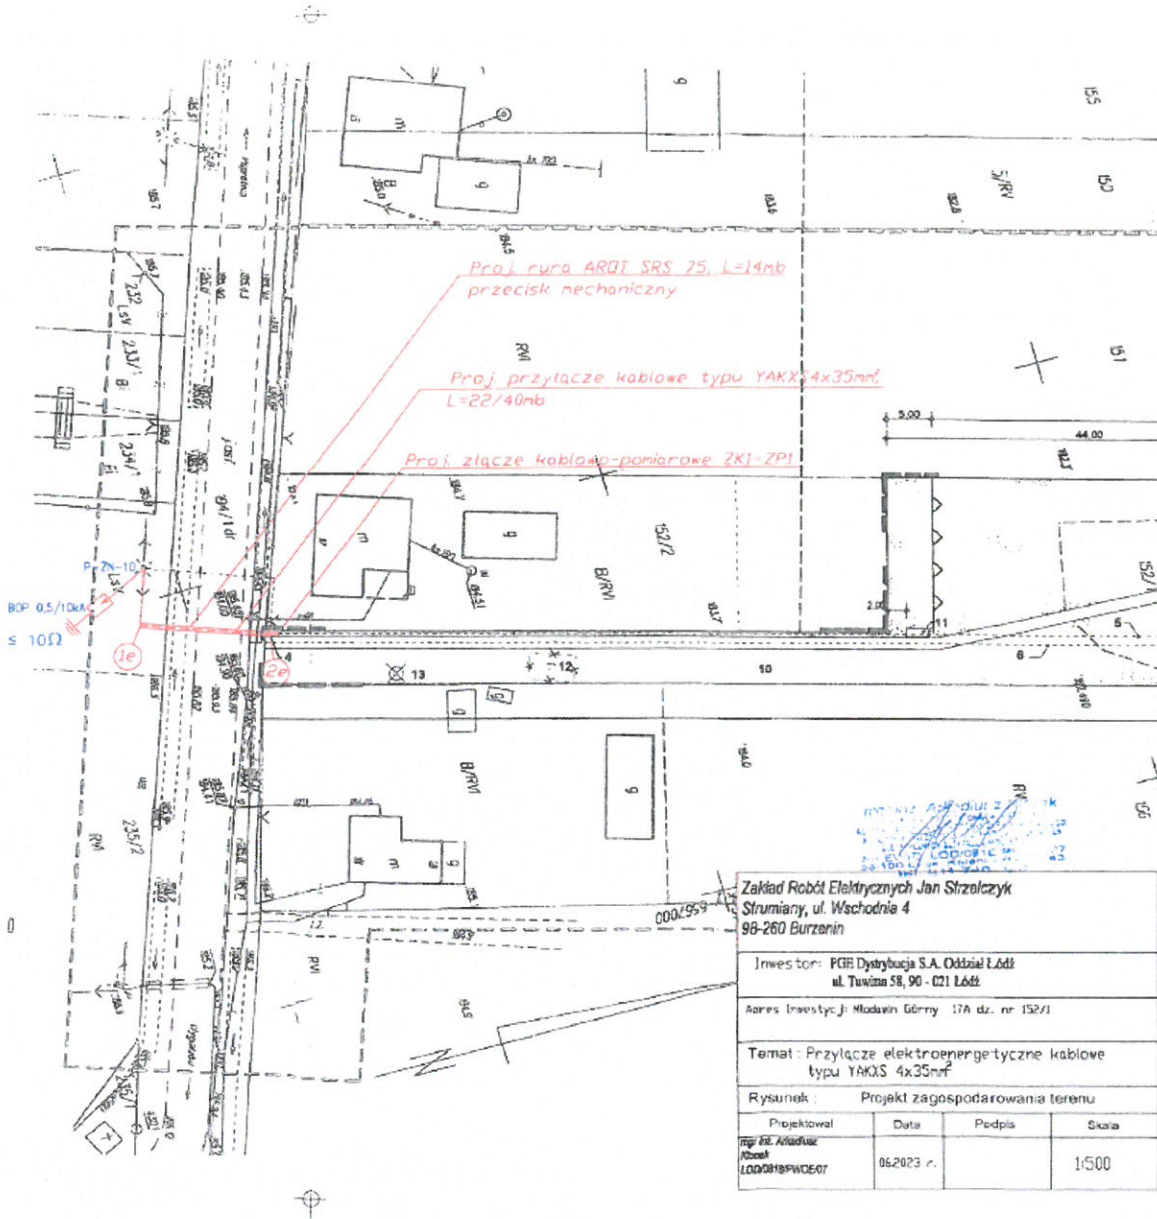

Zakład Robót Elektrycznych Jan Strzałczyk Strumiąca, ul. Wschodnia 4 98-260 Burzanin			
Inwestor: PGE Dystrybucja S.A. Oddział Łódź ul. Tuwima 58, 90 - 021 Łódź			
Adres Inwestycji: Młodzin Górny 17A dz. nr 152/1			
Temat: Przyłącze elektroenergetyczne kablowe typu YAKXS 4x35mm²			
Rysunek Projekt zagospodarowania terenu			
Projektował	Data	Podpis	Skala
mgr inż. Arkadiusz Kocot L000018PWCE07	06.2023 r.		1:500

**PRZEWODNICZĄCY
 RADY GMINY**
Piotr Paweł Hryniuk